


別紙 28-2 (中央水源地平面図)

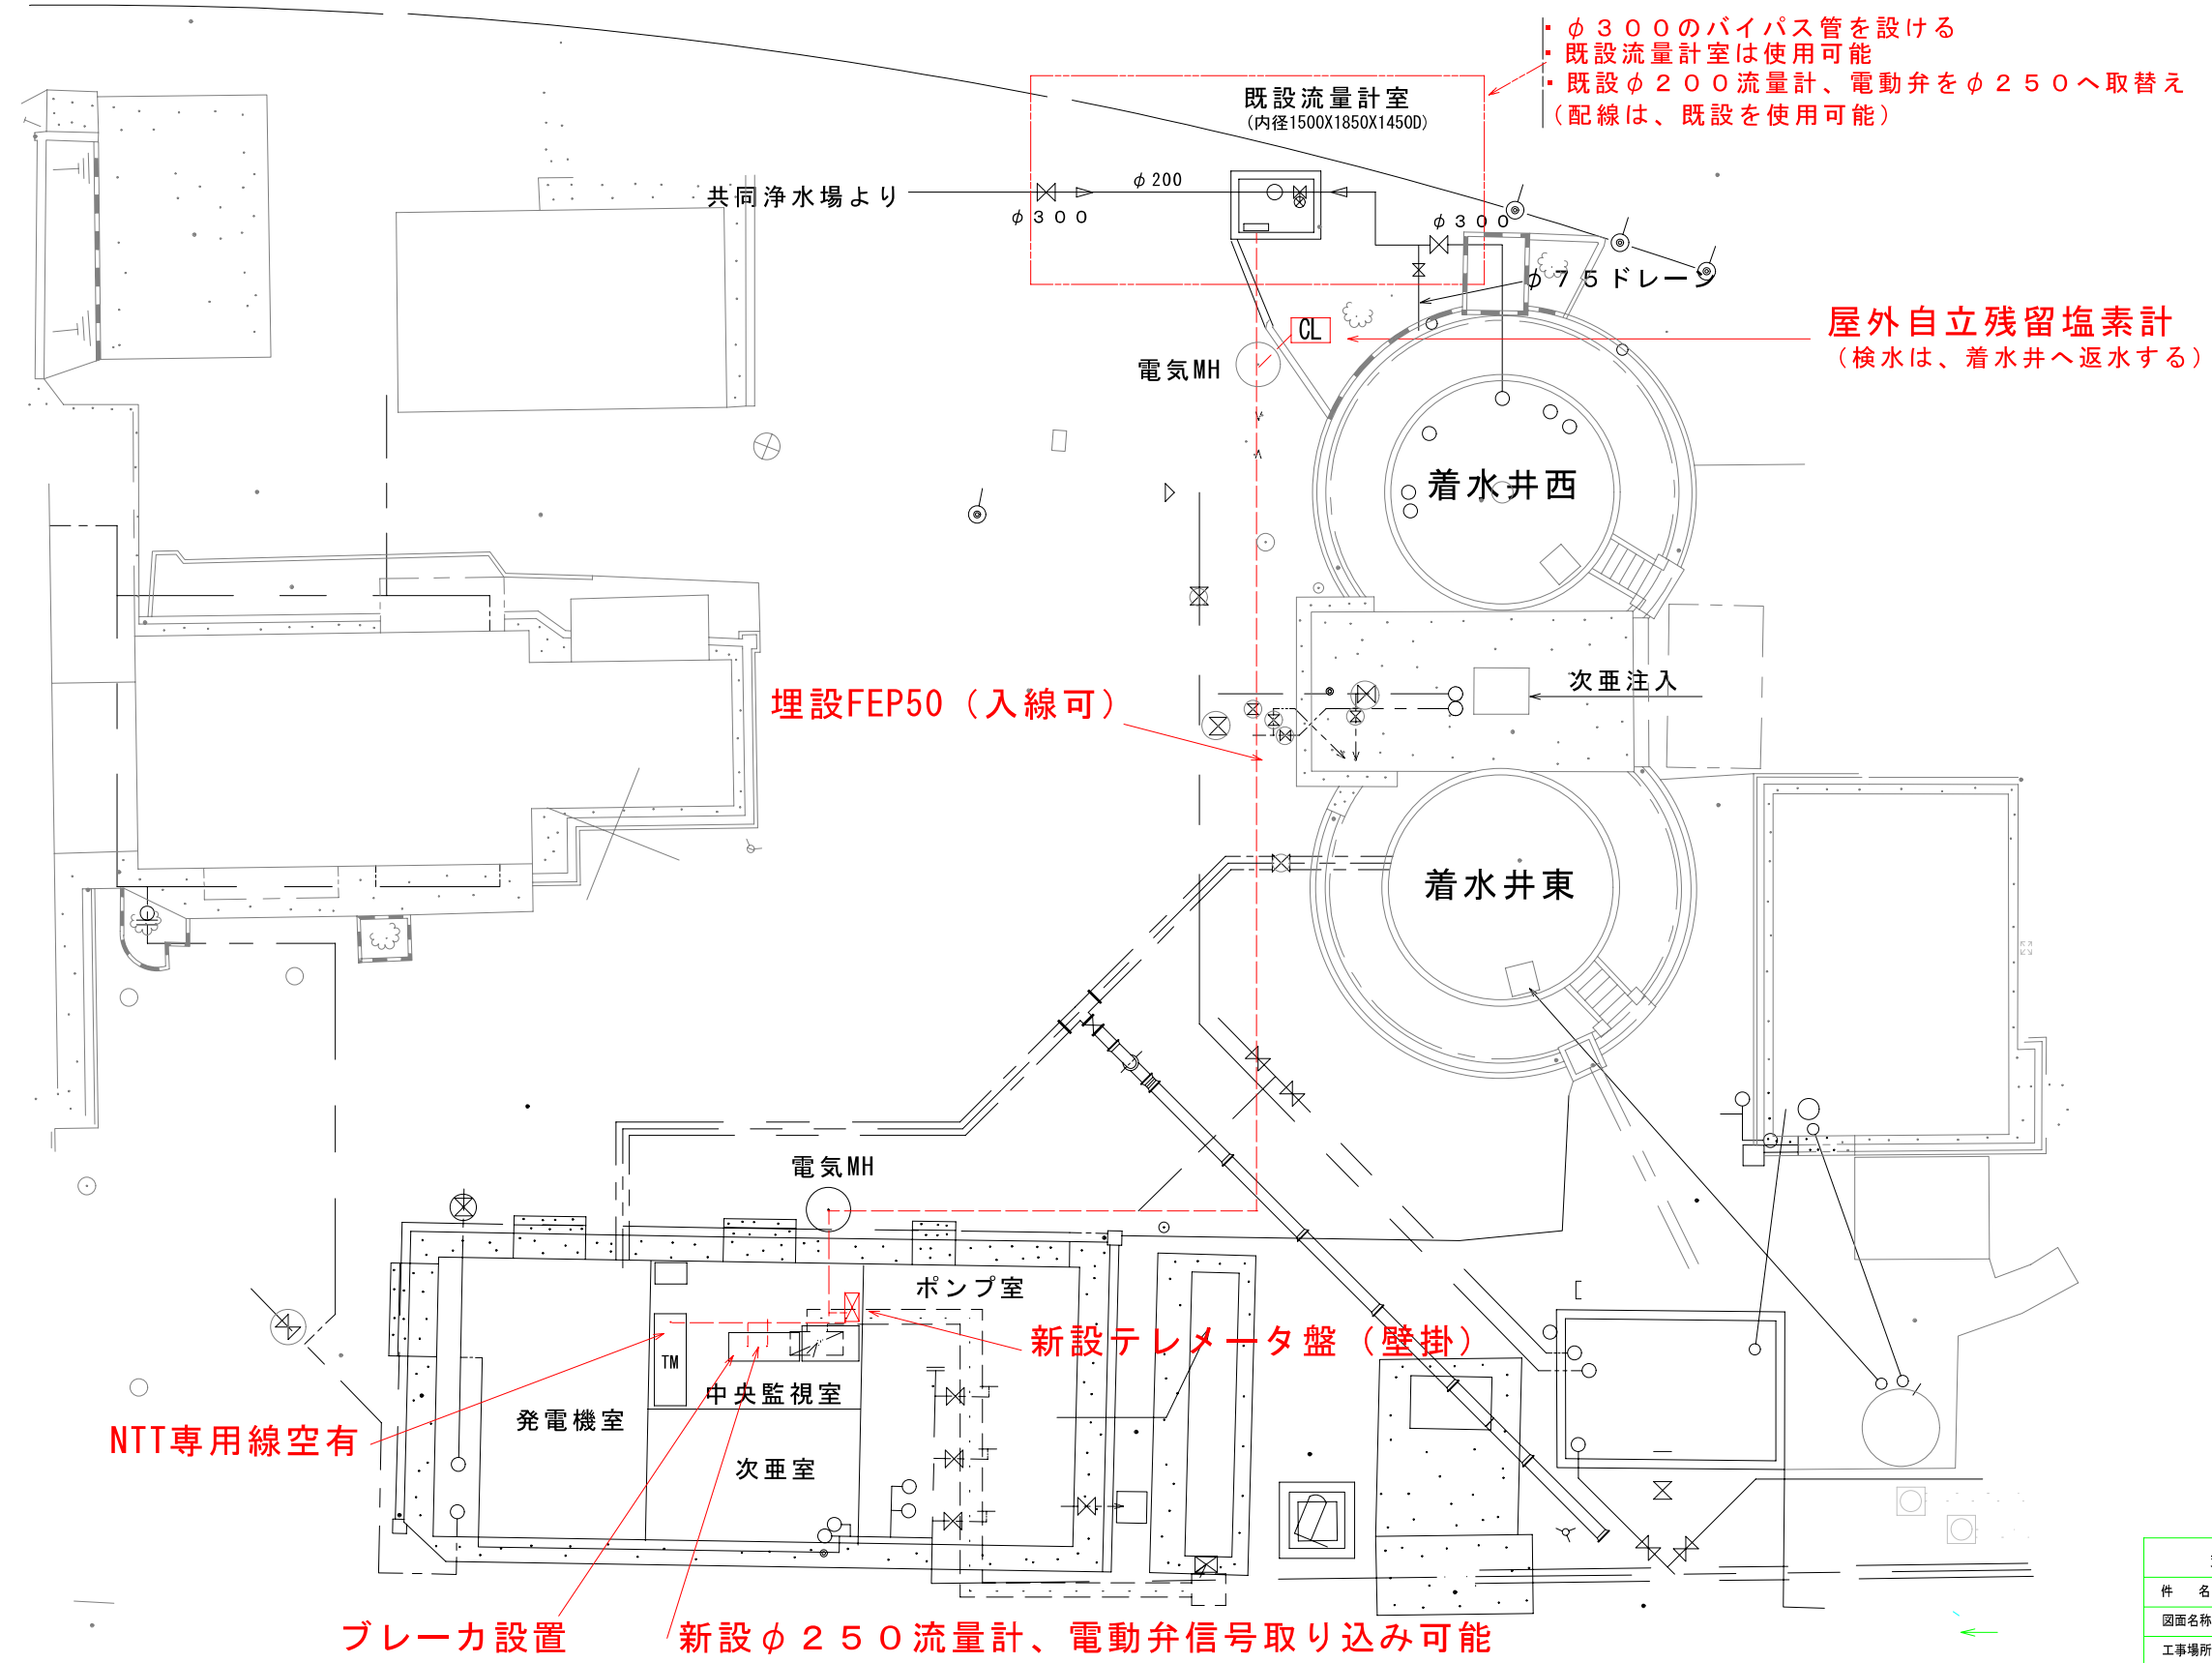

荒尾市水道局				
件名	中央水源地			
図面名称	中央水源地平面図			
工事場所				
縮尺	1/100	日付	平成 20 年 11 月 日	
図番		番号		
局長	係長	設計	製図	96-1